


PLANTA BAIXA - TÉRREO
HIDROSANITÁRIO
ESCALA 1:75

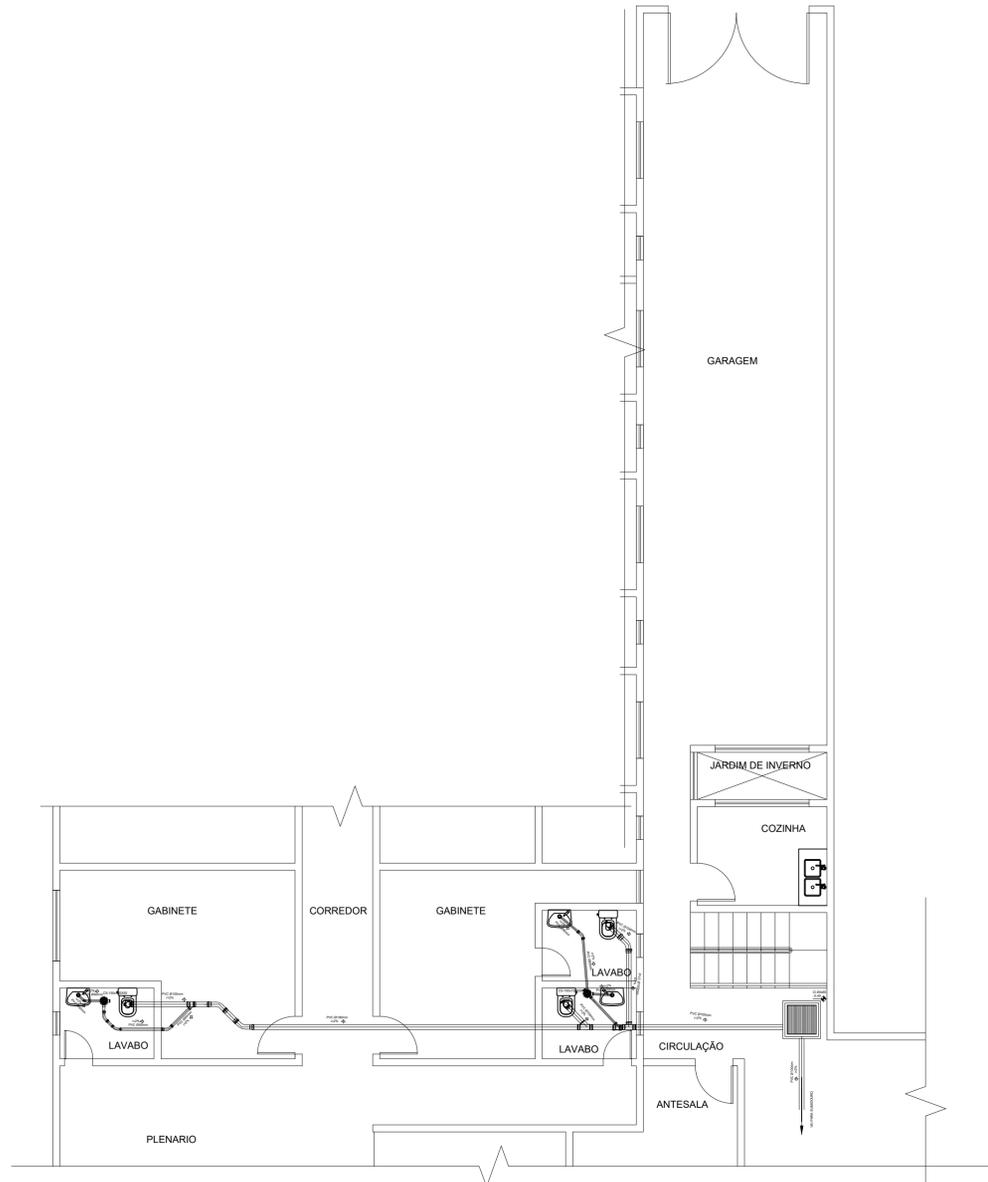


PLANTA BAIXA - TÉRREO
HIDROSANITÁRIO
ESCALA 1:75


LEGENDA HIDRO SANITÁRIO

- REDE PVC DE ÁGUA FRIA DIAMETROS INDICADOS ENTERRADA - 30 CM DE PROFUNDIDADE
- REDE PVC DE ÁGUA FRIA DIAMETROS INDICADOS ACIMA DA LAJE
- REDE PVC DE ÁGUA FRIA DIAMETROS INDICADOS EMBUTIDA EM ALVENARIA - COTA NOS DETALHES ISOMÉTRICOS
- RALO SECO 8 ENTRADAS
- JOELHO DE 90° EM VISTA LATERAL
- JOELHO DE 90° VOLTADO PARA CIMA
- JOELHO DE 90° VOLTADO PARA BAIXO
- TE COM REDUÇÃO
- BUCHA DE REDUÇÃO
- COLUNA DE ÁGUA FRIA
- JOELHO DE 45° VOLTADO PARA BAIXO
- TÊ EM VISTA LATERAL
- TÊ VOLTADO PARA CIMA
- TÊ VOLTADO PARA BAIXO
- REGISTRO DE PRESSÃO
- CRUZETA

Detalhe genérico da Cx. I

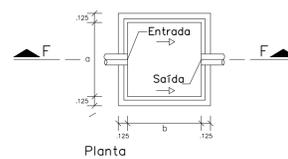


Planta

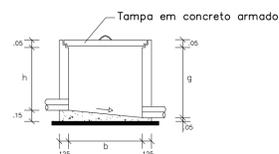


Corte F-F

Detalhe genérico da Cx. G / Cx. S

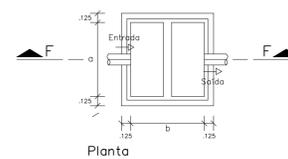

Planta

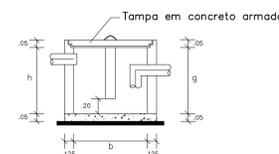

Corte F-F

DETALHES DE CAIXAS DE PASSAGENS

Escala - s/e

TÍTULO DA PRANCHA: INSTALAÇÕES	
TÍTULO DO PROJETO: PLANTAS BAIXAS HIDRO SANITÁRIO	
ENDEREÇO DA OBRA: AV. PRESIDENTE MÉDICE, 1280 - CENTRO - Bairro: CENTRO, Itapua do Oeste - RO	
ZONEAMENTO: COEF. APROVEIT.: TAXA OCUPAÇÃO: DATA DO PROJETO: ESCALAS Nº:	PRANCHA: 23/11/2023 INDICADA ÚNICA
USO DA EDIFICAÇÃO: institucional	
PROPRIETÁRIO CÂMARA MUNICIPAL DE ITAPUÁ DO OESTE	CPF/CNPJ:
SITUAÇÃO SEM ESCALA	NOME DO PROFISSIONAL: EUDES SOUZA FRÖES Engenheiro Civil e Seg. do Trabalho
CAU/CREA: CREA- 1086 - D/RO	TELEFONE: (69)981470771
EMAIL: eudes.froes@yahoo.com.br	
CADISTA:	
DECLARO QUE A APROVAÇÃO DO PROJETO NÃO IMPLICA NO RECONHECIMENTO PELA PREFEITURA DO DIREITO DE PROPRIEDADE DO TERRENO. ASSINATURAS:	
QUADRO DE ÁREAS (M²)	CÂMARA MUNICIPAL DE ITAPUÁ DO OESTE Gestor Responsável: ROSE LOPES DOS SANTOS OLIVEIRA
AREA TOTAL CONSTRUIDA = 3.450,16m²	EUDES SOUZA FRÖES Engenheiro Civil e Seg. do Trabalho CREA- 1086/D-RO
ESPAÇO RESERVADO PARA APROVAÇÃO	ESPAÇO RESERVADO PARA APROVAÇÃO